


PLANTA BAIXA
ESCALA 1/100

LISTA DE MATERIAIS			
ITENS	UND	FATOR	TOTAL
Refletor LED 200W-220V	8	1	8
Cabo de cobre flexível isolado, 1,5 mm², anti-chama 0,6/1,0 kv, para circuitos terminais	2	120	240
Disjuntor monopolar tipo din, corrente nominal de 6A e curva de atuação tipo B	2	1	2
Caixa de passagem 30x30x30 com tampa	7	1	7
Eletroduto rído roscável, PVC, DN 20 (m)	1	72	72
Poste de aço cônico, flangeado, H=9m	4	1	4

QUADRO DE CÁLCULOS					
CIRCUITO	POTÊNCIA (W)	CORRENTE (A)	BITOLA CABO MULTIPOLAR PP FASE E NEUTRO (mm²)	DISJUNTOR CURVA B (A)	COMPRIMENTO FIO (m)
a	800	3,6	1.5	6	51,1
b	800	3,6	1.5	6	67,6

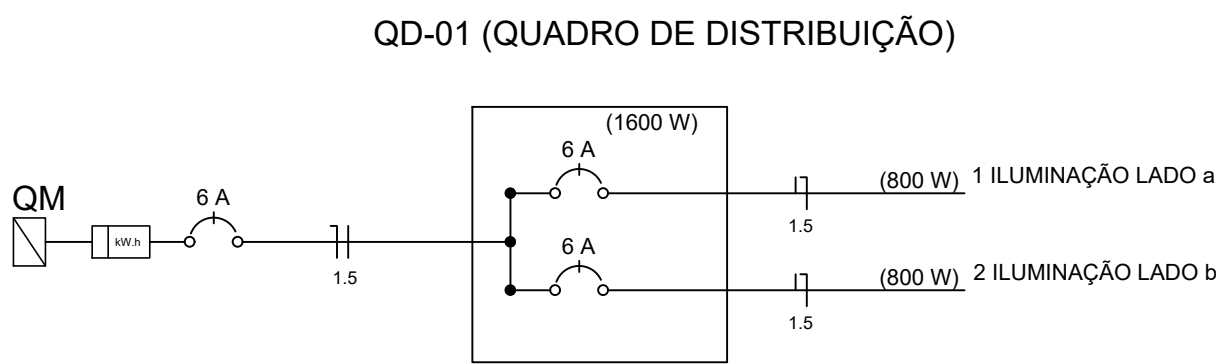



QUANTUM

ENGENHARIA, ARQUITETURA E CONSULTORIA - EIRELI

Proprietário: 

Proprietário: José Aroldo Queiroga de Moraes
Engº Civil - CREA-210.417.002-1

Autor: 

Autor: José Aroldo Queiroga de Moraes
Engº Civil - CREA-210.417.002-1

Execução: _____

Fiscalização: _____

Título:
CONSTRUÇÃO DE QUADRA POLIESPORTIVA DESCOBERTA

Endereço:
SANTA ROSA I – ZONA RURAL – APODI/RN

Conteúdo:
PLANTA ELÉTRICA, QUADRO DE DISTRIBUIÇÃO, LISTA DE MATERIAIS E QUADRO DE CÁLCULOS

Prancha:
01
01

Desenho: _____

Escala:
INDICADAS

Data:
JULHO/2022

Modificação: _____

Observação:
FORMATO A1 841 X 594 MM

DIREITOS AUTORAIS RESERVADOS. PROIBIDA QUALQUER MODIFICAÇÃO NO TODO OU EM PARTE, SEM AUTORIZAÇÃO POR ESCRITO DO AUTOR DO PROJETO