


MM = Medição Monofásica

REDE DA CONCESSIONARIA


Mód. Medição QM1

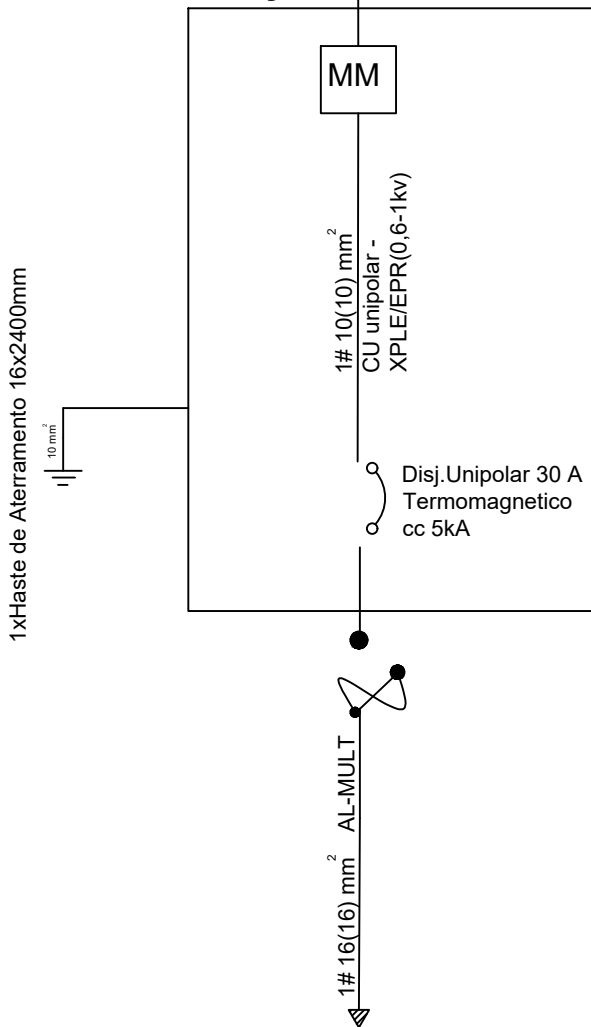

Carga Inst. Prevista : 2550 W

REDE DA CONCESSIONARIA

Mód. Medição QM2

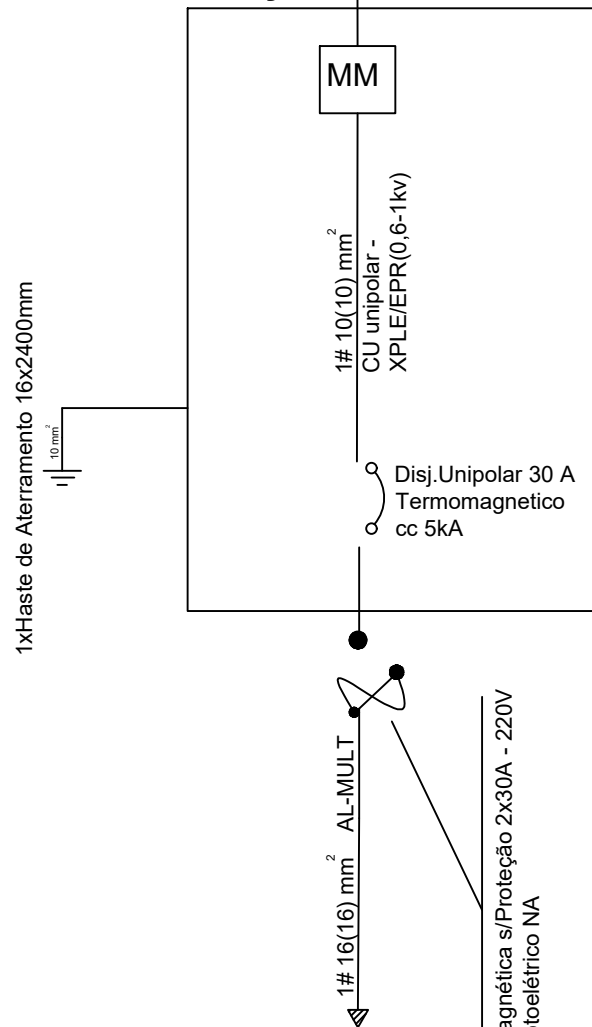

Carga Inst. Prevista : 2550 W

Chave Magnética s/ Proteção 2x30A - 220V
c/ Rele Fotoelétrico NA

	Observação: Diagrama Unifilar	Data: junho/19	Prancha Nº: 2/3
		SE:	ALIM:
			Escala: 1:1000
Des.: Gutemberg Araujo	Nota de Obra:	Qt. Postes: 34	Ext BT (km):
	Cliente: Prefeitura Municipal de Apodi		
Resp. Téc.: Gutemberg Araujo	Endereço: BR 405, Apodi, Rio Grande do Norte	Qt. Trafos: -	Ext MT (km):
CREA: 2117995080	Título: Iluminação Pública da BR 405	Clientes: -	Pot Instalada (kva): 5,10